


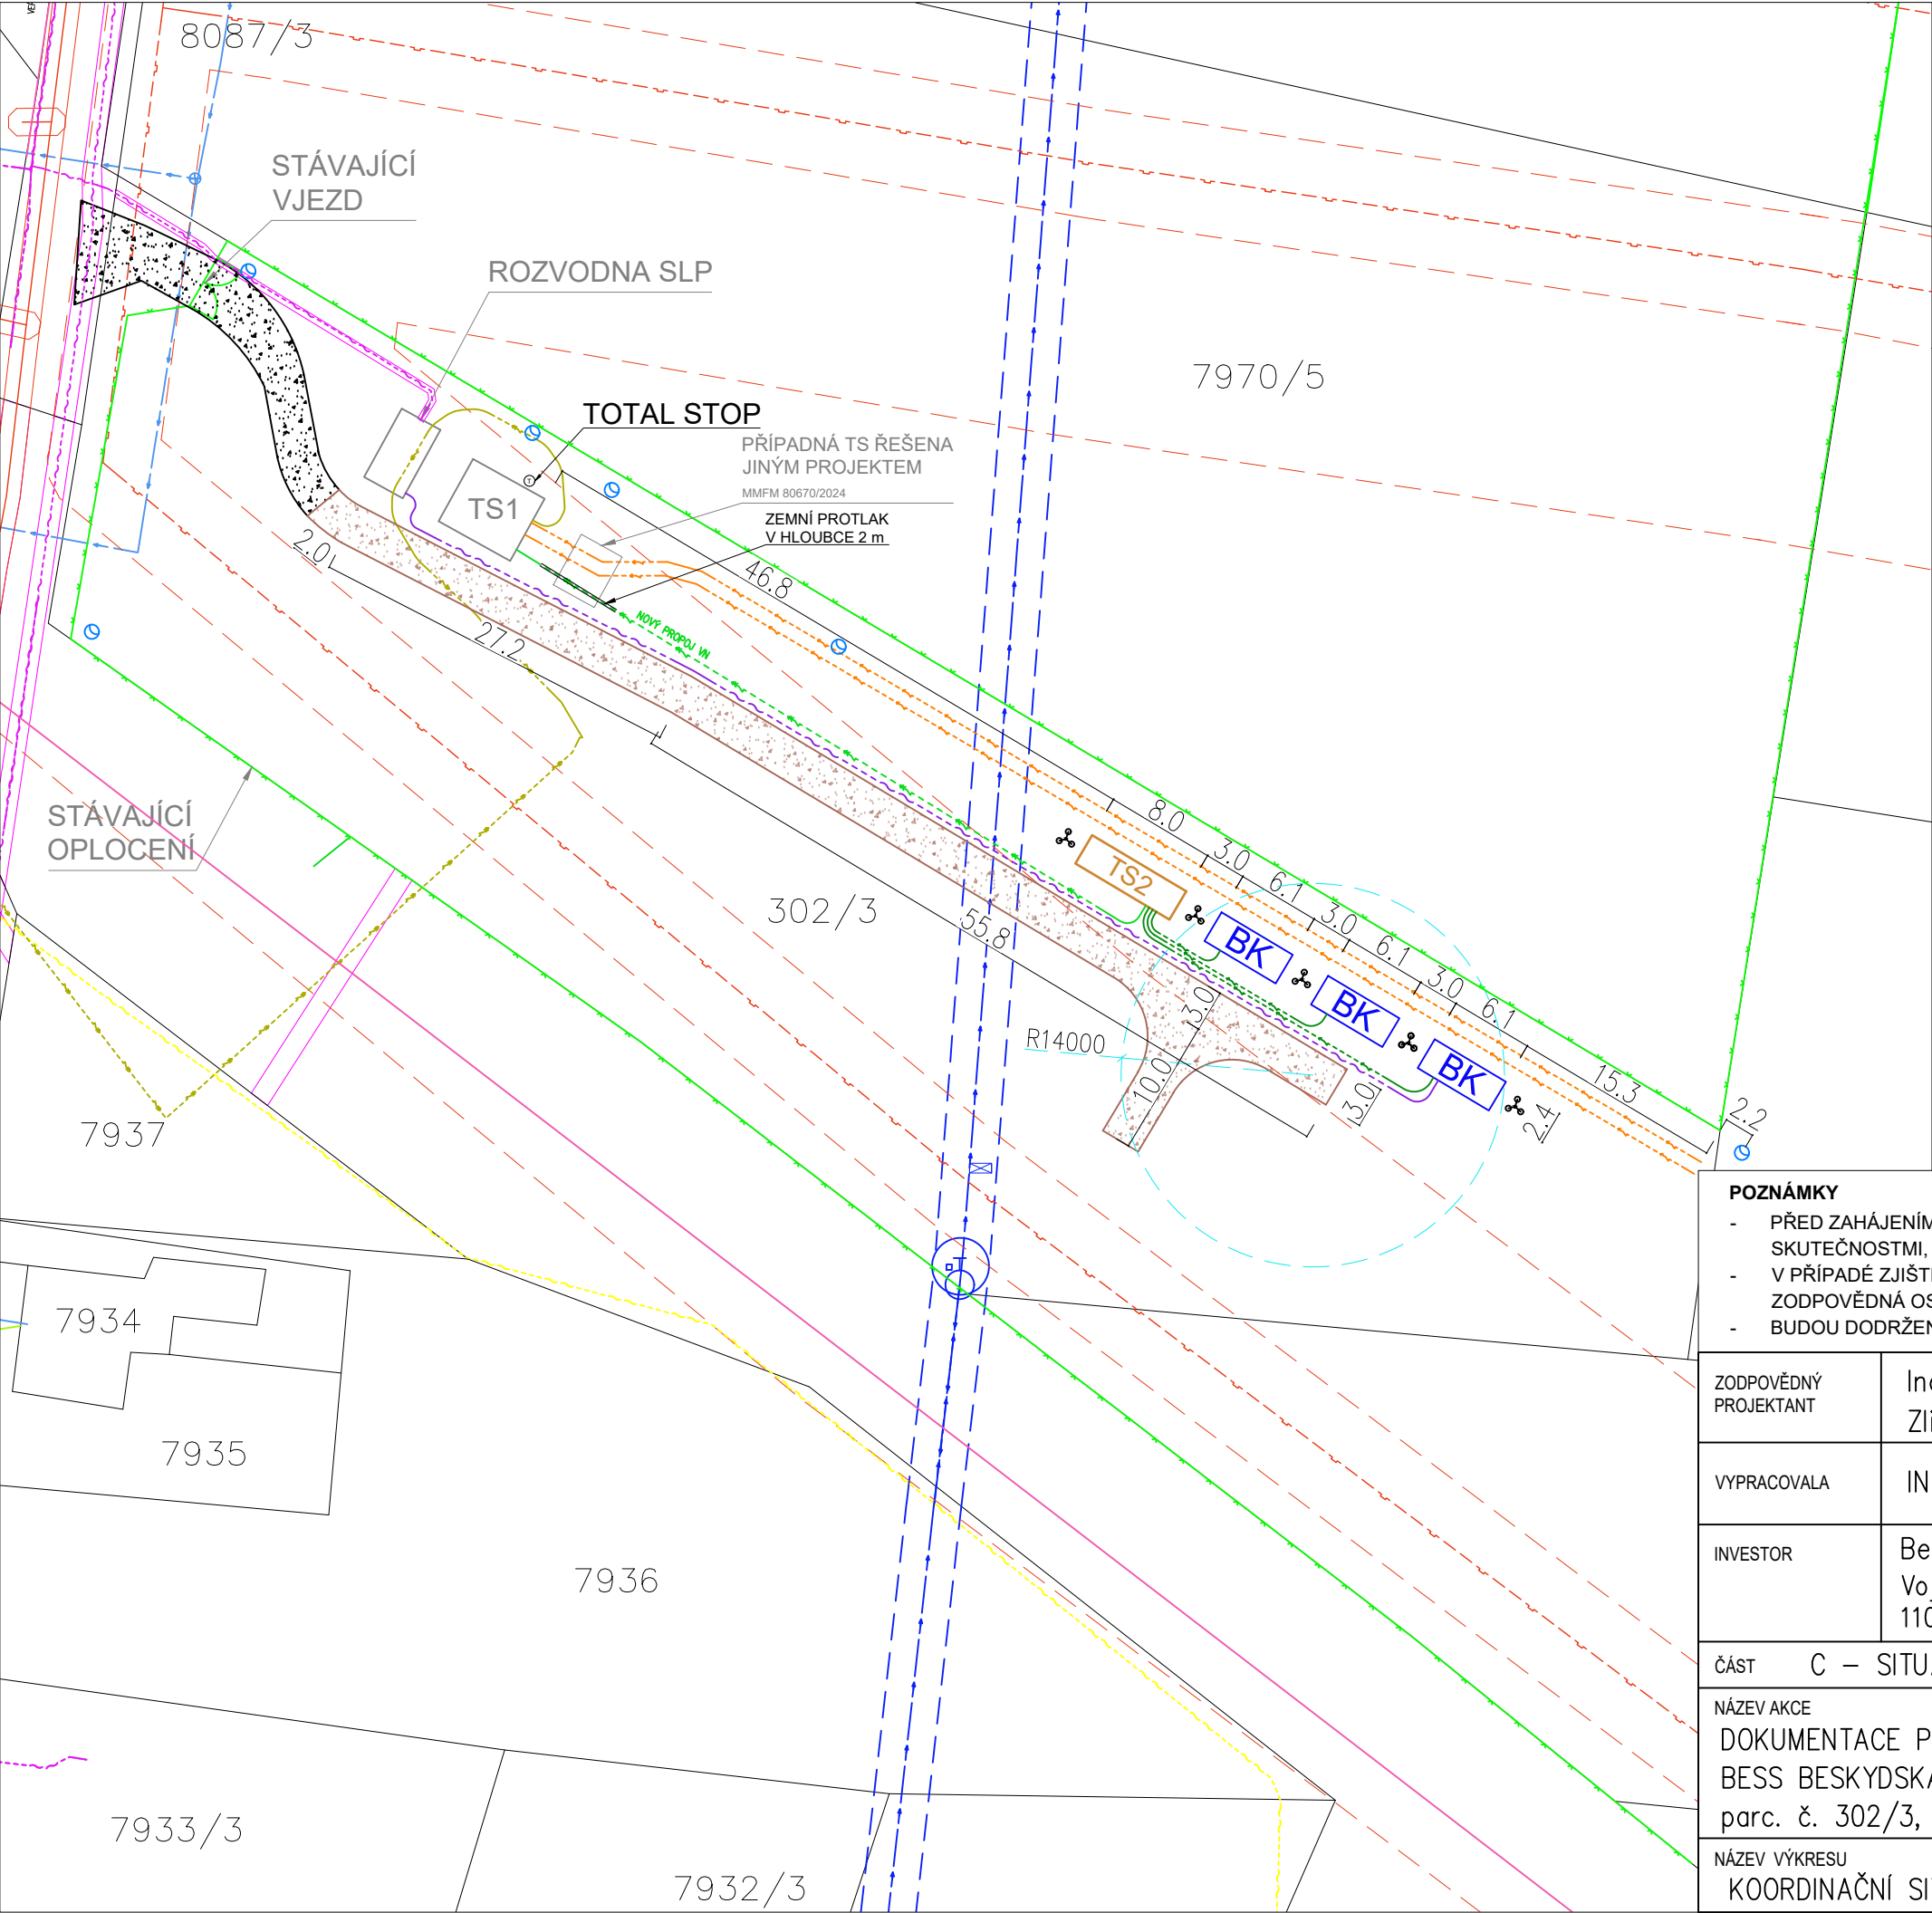

LEGENDA

- ŘEŠENÝ POZEMEK
- KATASTRÁLNÍ HRANICE POZEMKU
- 688/8 OZN. PARCELY
- VĚCNÁ BŘEMENA DLE ČÚZK
- TS1 POLOHA STÁVAJÍCÍ TRAFOSTANICE
- BK POLOHA BATERIOVÉHO KONTEJNERU
- TS2 POLOHA TRAFOSTANICE
- POŽÁRNĚ NEBEZPEČNÝ PROSTOR JEDNOTEK
- NOVÁ ZPEVNĚNÁ AREÁLOVÁ CESTA
- DOSAH JEŘÁBU
- AREÁLOVÉ OSVĚTLENÍ + KAMER. SYSTÉM
- JÍMACÍ TYČ

LEGENDA STÁVAJÍCÍCH SÍTÍ V ÚZEMÍ

- VODOVOD DN1000 (SMVaK) + OCHR P. 2 m
- VODOVOD DN80 (SMVaK)
- PLYNOVOD (GASNET) + OCHR P. 4 m (BEZP. P. 20 m)
- SDĚLOVACÍ VEDENÍ (CETIN)
- EL. KOMUNIKACE (ČEZd)
- KABELOVÁ TRASA NN OD FVE
- KABELOVÁ TRASA VO V ZEMI
- TRASA VN OD TS1

LEGENDA NOVÝCH SÍTÍ V ÚZEMÍ

- NOVÁ KABELOVÁ TRASA VN OD TS2
- NOVÝ OPTICKÝ KABEL
- KABELOVÉ PROPOJENÍ BK - TS2

POZNÁMKY

- PŘED ZAHÁJENÍM STAVBY INVESTOR SEZNÁMÍ ZHOTOVITELE SE VŠEMI SKUTEČNOSTMI, KTERÉ BY MOHLY MÍT VLIV NA STAVBU
- V PŘÍPADĚ ZJIŠTĚNÍ ODCHYLKY BUDE NEPRODLENĚ INFORMOVÁNA ZODPOVĚDNÁ OSOBA, KTERÁ STANOVÍ DALŠÍ POSTUP PRACÍ
- BUDOU DODRŽENY VZDÁLENOSTI aj. DLE ZPRÁVY PBŘ!!!

ZODPOVĚDNÝ PROJEKTANT	Ing. Kateřina Šestáková Haucková, ČKAIT 0601789 Zlích 73, 552 03 Česká Skalice		
VYPRACOVALA	ING. PAVLA JANEČKOVÁ		 PROJECT FACTORY s. r. o.
INVESTOR	Beskydská fotovoltaika s.r.o. Vojtěšská 240/11, Nové Město 110 00 Praha 1		
ČÁST C – SITUACE			Č. REVIZE 00
NÁZEV AKCE DOKUMENTACE PRO POVOLENÍ STAVBY BESS BESKYDSKÁ, FRÝDEK–MÍSTEK 3 MW/5,787 MWh parc. č. 302/3, k. ú. Panské Nové Dvory			STUPEŇ DSP
			DATUM 5/2025
NÁZEV VÝKRESU KOORDINAČNÍ SITUAČNÍ VÝKRES	FORMÁT 1xA3	MĚŘÍTKO 1: 500	Č. VÝKRESU C.3