


Dopravní inspektorát ve Frýdku-Místku doporučuje změnit navržený text v dodatkové tabulce "MIMO VOZIDEL S PÍSEMNÝM POVOLENÍM OÚ DOLNÍ DOMASLAVICE" na text "MIMO VOZIDLA S PÍSEMNÝM SOUHLASEM OBCE DOLNÍ DOMASLAVICE"

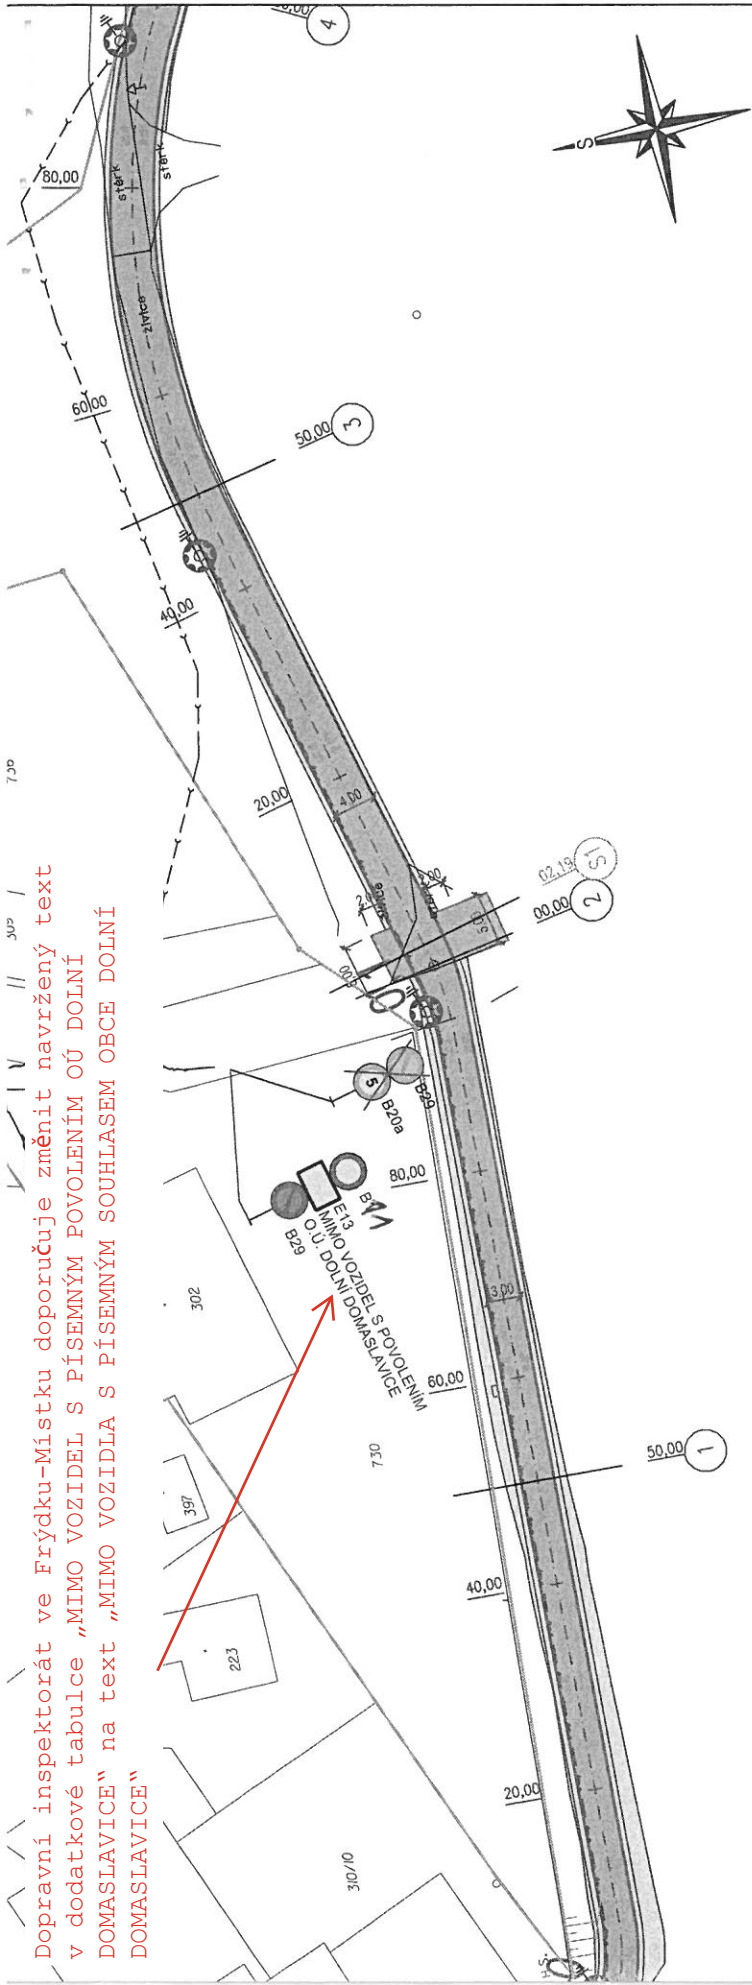

účková stezka:

KA: ACO 11 50 mm
P-E 50 mm
R-mat 50 mm
Sb 200 mm
VLAJČÍ KOMUNIKACE:
ACO 11 50 mm
krajnice - šterkodrt tl. 150 mm
ní + osetí svahů tl. 150 mm
ru nemovitostí
strálních území
slé dopravní značení

LEGENDA INŽENÝRSKÝCH SÍTÍ:

kabel VO, nadzemní, Dolní Domaslavice
vedení NN, nadzemní, ČEZ Distribuce, a.s.
vedení VN, nadzemní, ČEZ Distribuce, a.s.
sdělovací vedení, podzemní,
Česká telekomunikační infrastruktura, a.s.
sdělovací vedení, nadzemní,
Česká telekomunikační infrastruktura, a.s.
plynovod NTL, GasNet, s.r.o.
kanalizace, Severomoravské vodovody a kanalizace a.s.
vodovod, Severomoravské vodovody a kanalizace a.s.
vodovodní přípojky

LEGENDA SO401 Veřejné osvětlení:

navržené vedení VO - AYKY 4x16
stávající svítidla VO
navržená svítidla VO - LED

S POVOLENÍM
JASLAVICE

Příloha k č.j.: KRPT-188262-2/ČJ-2026-070206
Příloha je nedílnou součástí vyjádření PČR v němž
jsou uvedeny podmínky, které musí být splněny.

SOURADNICOVÝ SYSTÉM: JTSK
VÝŠKOVÝ SYSTÉM: B.p.v.

vypracoval:
Ing. Libor Jacko
602 580 250
jacko@projekty-vozovky.cz
investor:

pare:

Ing. Libor JACKO
IČ: 603 13 765

Dolní Domaslavice

stavba: Cyklistická stezka okolo vodní nádrže Žermanice

stavební
objekt: - Dolní Domaslavice

stupeň: DPS

datum: 09/2018

formát:
/mm/ 420x297

měřítko: 1:500

výkres: Situace - km 0,100
číslo: C.1.2.1.

