


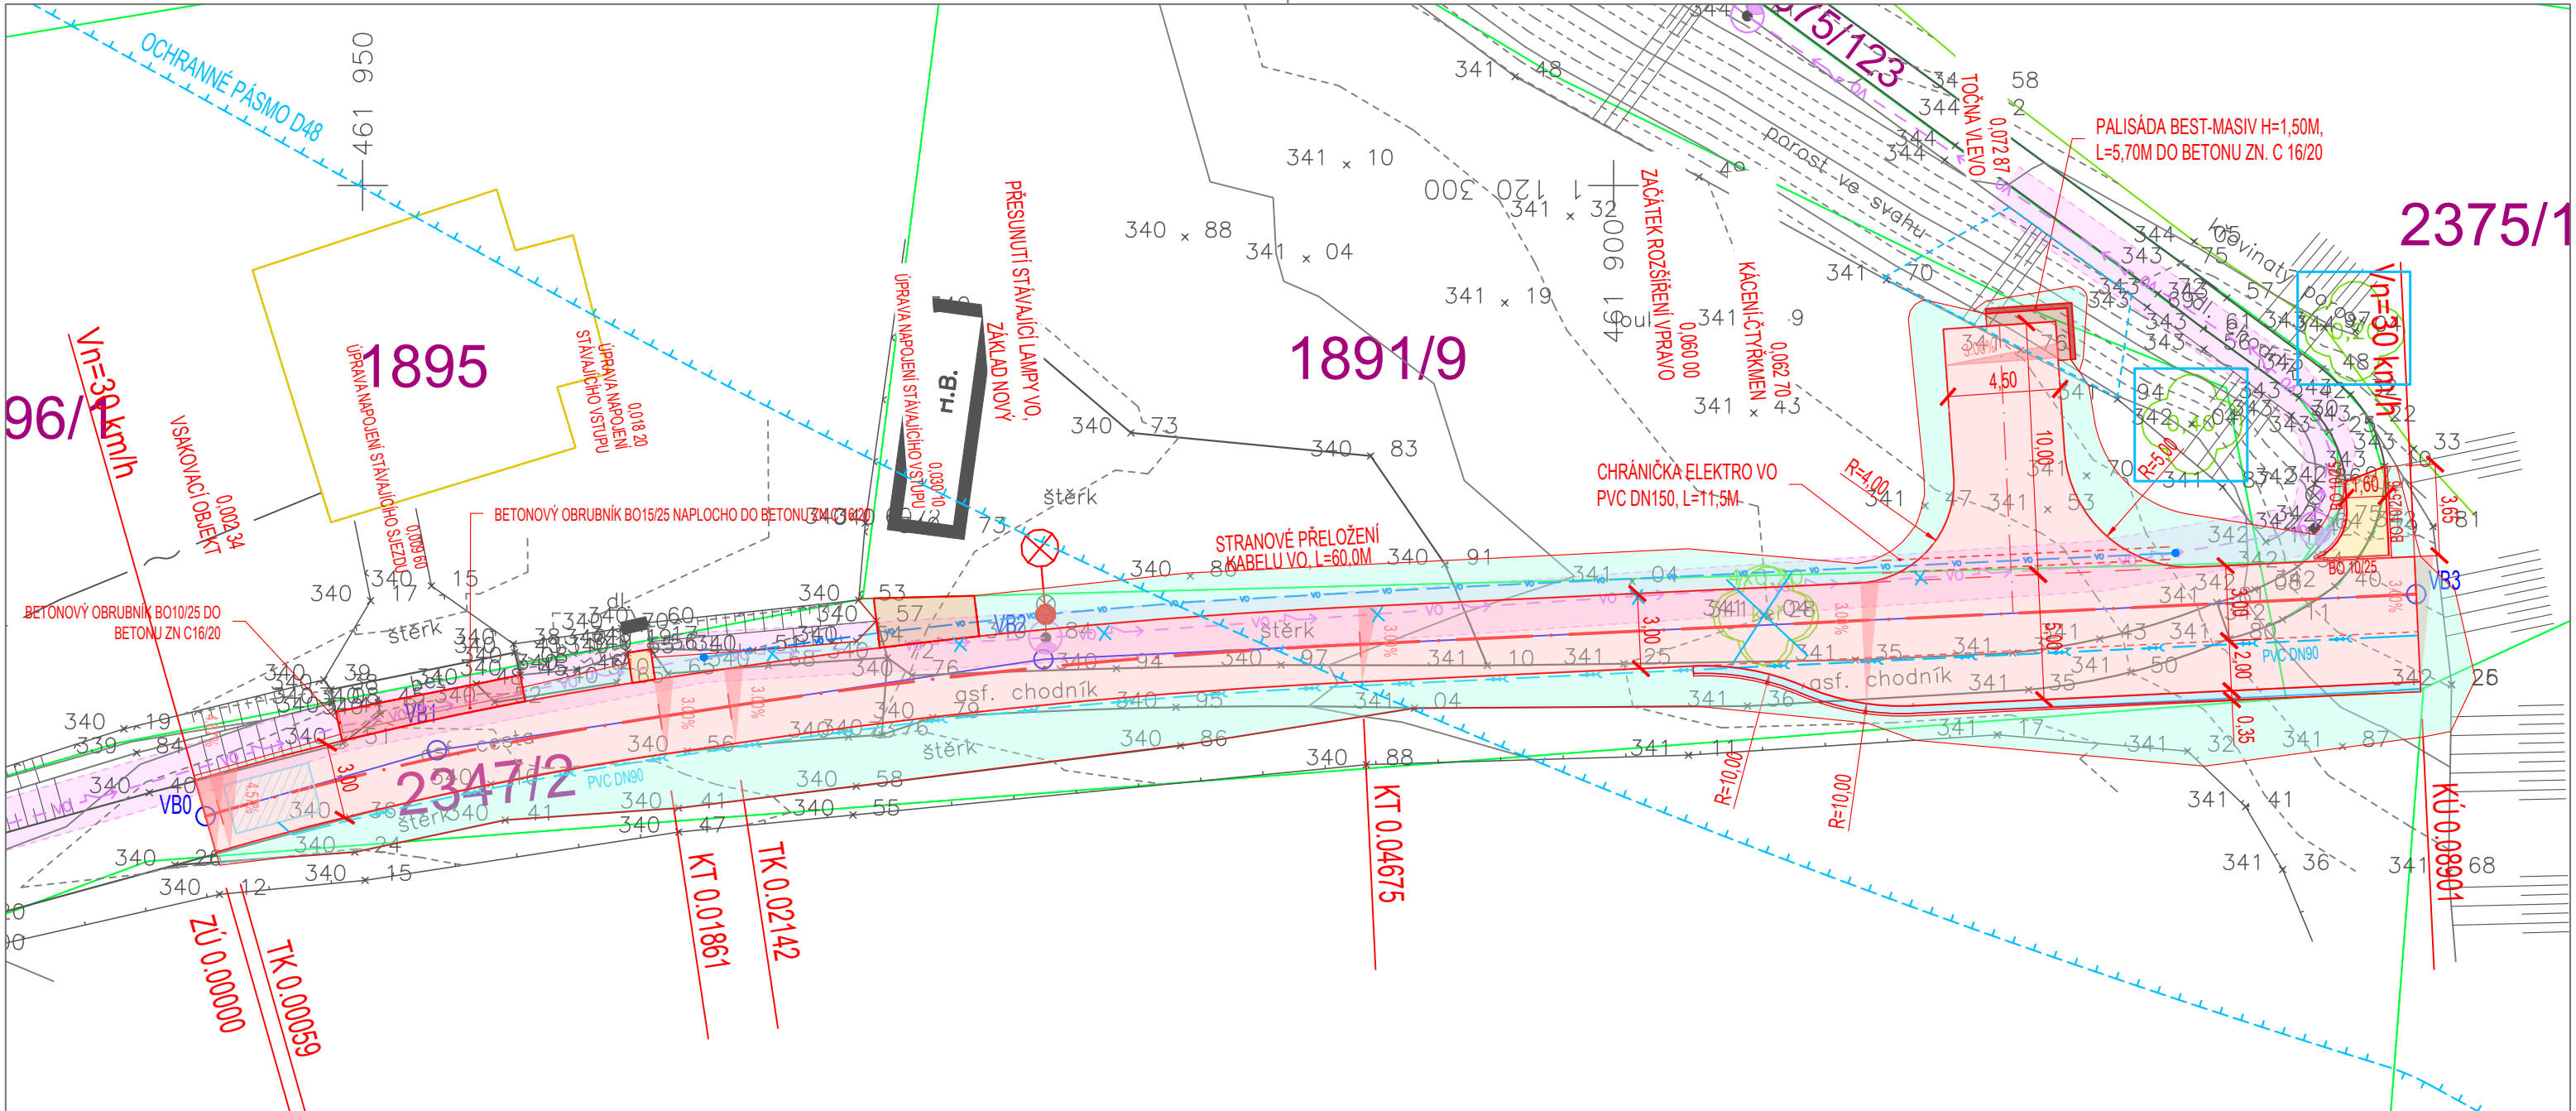

LEGENDA PLOCH

- KOMUNIKACE-ASFALT
- TROJŘÁDEK
- ÚPRAVY STÁVAJÍCÍHO SJEZDU
- ÚPRAVA CHODNÍKU
- SJEZD - ŠTĚRK
- KONEČNÉ TERÉNNÍ ÚPRAVY
- KÁCENÍ STROMŮ
- OCHRANA STROMŮ

LEGENDA - OCHRANNÁ PÁSMA

- ELEKTRO NN
- SILNIČNÍ OP

STÁVAJÍCÍ INŽ. SÍŤ

- TELEFON, DATA
- ELEKTRO NN
- ELEKTRO - VEŘEJNÉ OSVĚTLENÍ
- ELEKTRO - VN

NOVÉ INŽ. SÍŤ-SAMOSTATNÉ OBJEKTY

- VEŘEJNÉ OSVĚTLENÍ - STRANOVÉ PŘEMÍSTĚNÍ

Souřadnicový systém: JTSK
Výškový systém: Balt p.v.

DOKUMENTACE JE DUŠEVNÍM VLASTNICTVÍM PROJEKTANTA A NESMÍ BÝT KOPÍROVÁNA ANI PUBLIKOVÁNA BEZ SOUHLASU VLASTNÍKA.

Projektant stavby		Vypracoval Ing. Petr Mičulka		ING. PETR MIČULKA Projektování dopravních a inženýrských staveb Palkovice 324 739 41 Palkovice IČ: 469 48 911 E-mail: projektydis@gmail.com Tel: +420 730 546 035	
Katastrální území/Obec [626988] Dobrá u Frýdku-Místku Dobrá		Objednatel Obec Dobrá Dobrá č.p.230, 739 51 Dobrá			
Stavba					
PRODLOUŽENÍ ÚČELOVÉ KOMUNIKACE 83u					
Stavební/inženýrský objekt SO 101 Komunikace		Složka PD C Situační výkresy		Datum květen 2026	
				Stupeň PD PDZS	
				Číslo zakázky 2025-030-11	
				Formát 2xA4	
Název výkresu		KOORDINAČNÍ SITUACE		Měřítko 1:250	Pořadové číslo C.3
				Revize	